

Demandeur:

**GAEC FERME DES  
CHATAIGNIERS**

**GUILLET SANDRINE, GUILLET  
SYLVAIN & MOREL PATRICK**

Site principal objet de ce dossier

**3 La Ferme Neuve  
LA CHAPELLE DU FEST  
50160 ST-AMAND-VILLAGES**


Sites annexes objet de ce dossier

**Site 2 : La Huberdière  
50160 ST-AMAND-VILLAGES**

**Site 3 : Le Calenge  
50810 ST-JEAN-D'ELLE**

**PJ 20 : PLAN  
D'ENSEMBLE A  
L'ECHELLE 1/1000**

**JANVIER 2024**

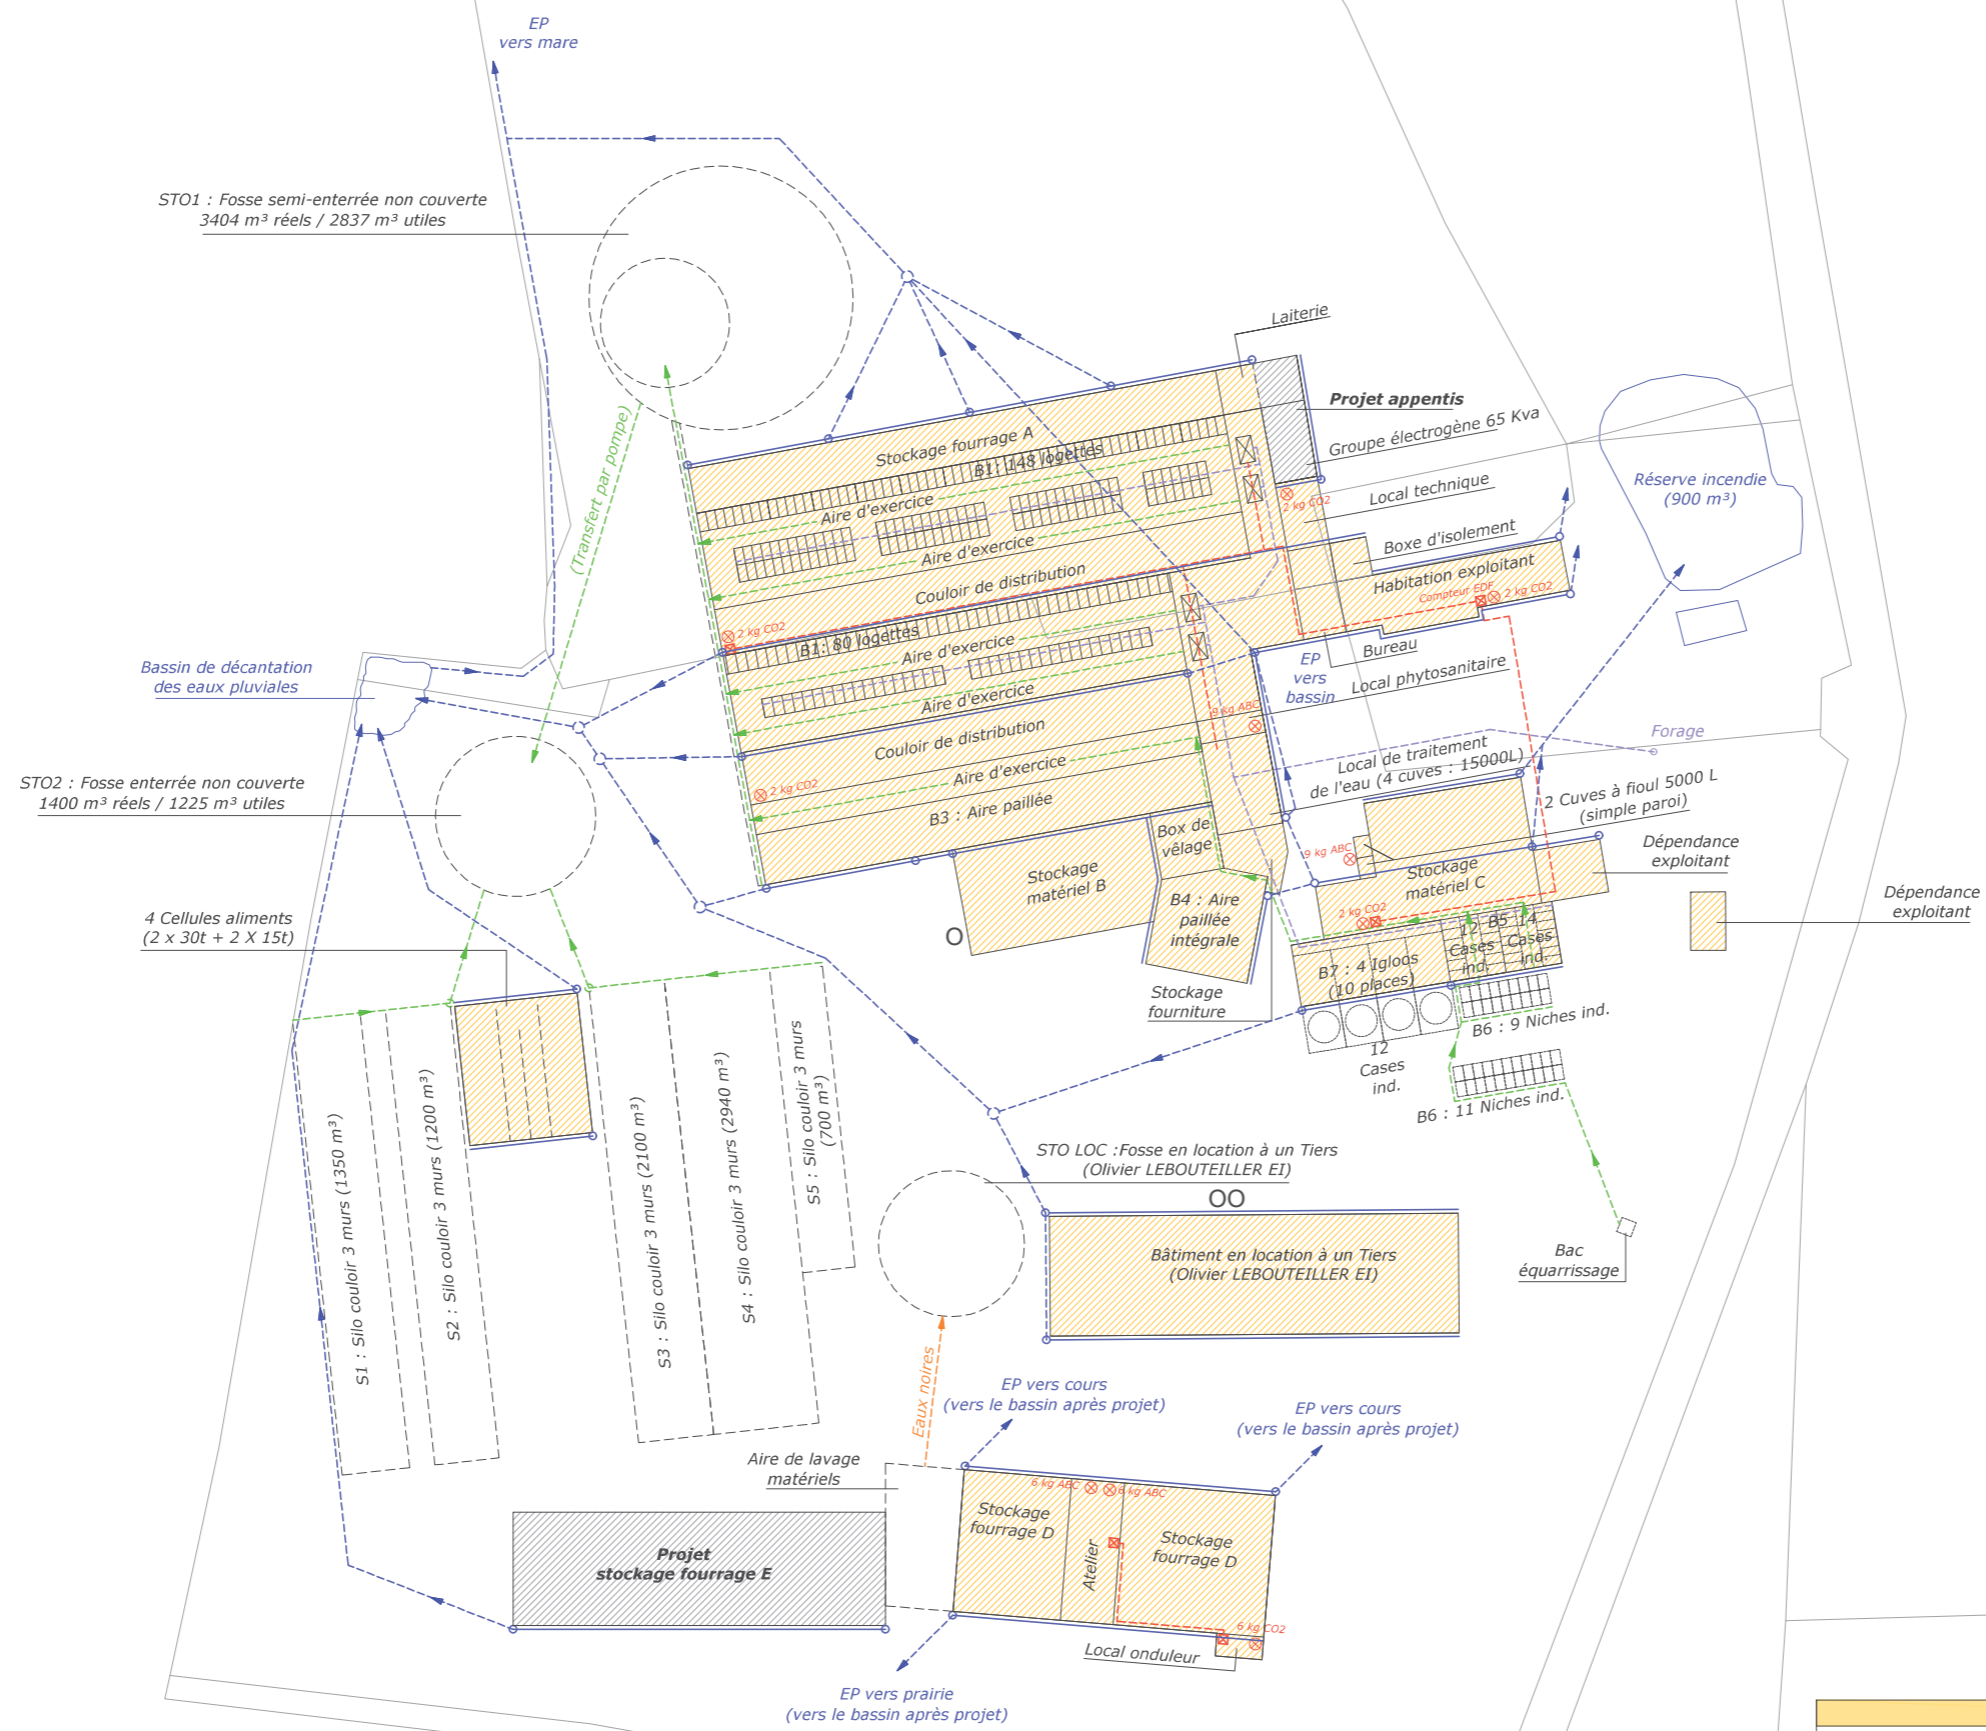

STO1 : Fosse semi-enterrée non couverte  
3404 m<sup>3</sup> réels / 2837 m<sup>3</sup> utiles

STO2 : Fosse enterrée non couverte  
1400 m<sup>3</sup> réels / 1225 m<sup>3</sup> utiles

4 Cellules aliments  
(2 x 30t + 2 X 15t)

STO LOC : Fosse en location à un Tiers  
(Olivier LEBOUTEILLER EI)

Bâtiment en location à un Tiers  
(Olivier LEBOUTEILLER EI)

Projet stockage fourrage E

EP vers prairie  
(vers le bassin après projet)

EP vers cours  
(vers le bassin après projet)

EP vers cours  
(vers le bassin après projet)

Bassin de décantation  
des eaux pluviales

(Transfert par pompe)

Laiterie

Projet apprentis

Groupe électrogène 65 Kva

Local technique

Boîte d'isolement

Habitation exploitant

Bureau

Local phytosanitaire

Local de traitement  
de l'eau (4 cuves - 15000L)

2 Cuves à fioul 5000 L  
(simple paroi)

Stockage matériel C

Stockage matériel B

Stockage fourrage

Box de vélage

B4 : Aire paillée  
intégrale

B7 : 4 Igloos  
(10 places)

12 Cases ind.

B6 : 11 Niches ind.

B6 : 9 Niches ind.

B5 : 14 Cases ind.

B6 : 9 Niches ind.

Forage

Dépendance exploitant

Dépendance exploitant

Bac  
équarissage

Eaux noires



Légende	
	Extincteur
	Armoire électrique
	Réseau effluents
	Réseau Eaux Pluviales
	Gouttière
	Réseau électrique
	Alimentation forage

Bâtiments	
B1 : 148 logettes 3 rangs	150 VL
B2 : 80 logettes 3 rangs	80 VL
B3 : Aire paillée avec aire d'exercice 75 places	50 VL + 25 VT
B4 : Aire paillée intégrale 40 places	15 VT + 5 G1 + 20 G2
B5 : Nurserie 26 cases individuelles	10 G0
B6 : Nurserie 20 niches individuelles paillées	10 G0
B7 : Nurserie 4 niches collectives paillées (10 places)	5 G0 + 5 BV0

GAEC FERME DES CHATAIGNERS  
Commune de  
SAINT-AMAND VILLAGES  
50160  
Site : La Ferme Neuve

PLAN DE MASSE  
1/1000

Légende	
	Extincteur
	Armoire électrique
	Réseau effluents
	Réseau Eaux Pluviales
	Gouttière
	Réseau électrique
	Alimentation forage

Bâtiments	
B8.1 : Aire paillée avec aire d'exercice rabotée non couverte (10 places)	5 VR + 5 BV1
B8.2 : Aire paillée avec aire d'exercice rabotée non couverte (6 x 10 places)	60 G1
B9 : Aire paillée intégrale (4 x 8 places)	30 G0
B10 : Aire paillée intégrale (15 places)	15 G0




GAEC FERME DES CHATAIGNERS

Commune de  
SAINT-AMAND VILLAGES

50160  
Site : La Huberdière


PLAN DE MASSE

1/500

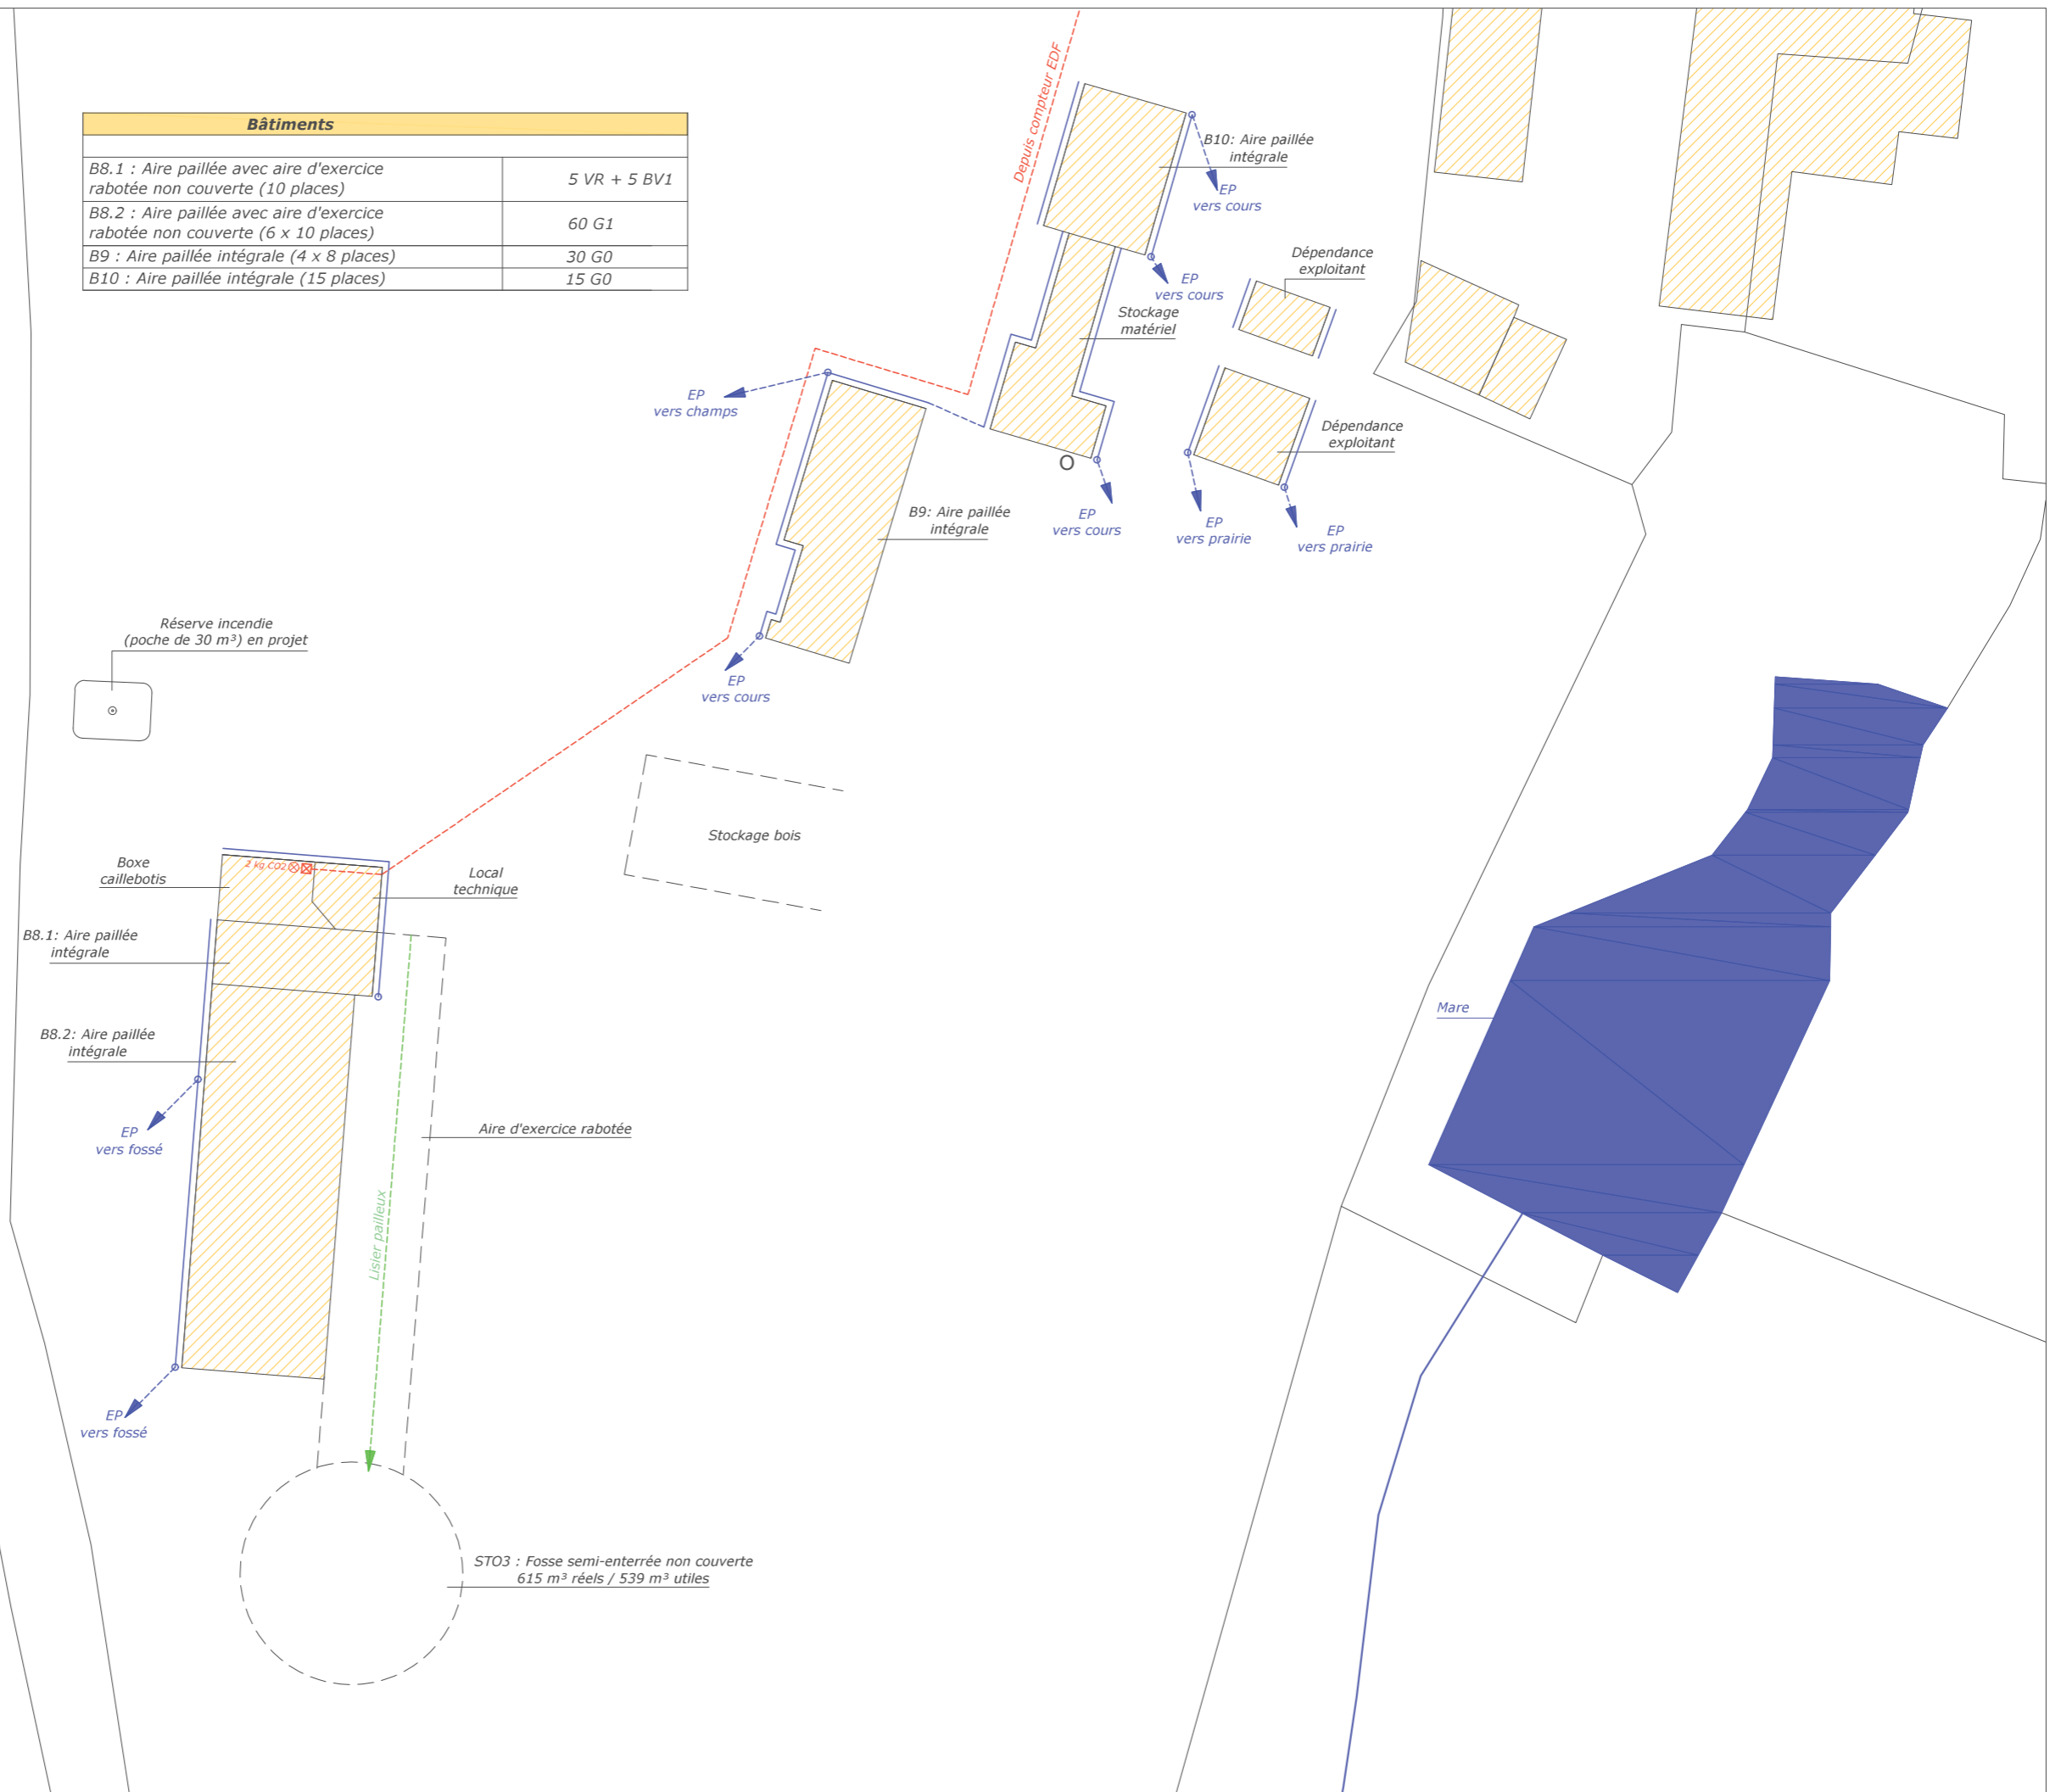

Légende	
	Extincteur
	Armoire électrique
	Réseau effluents
	Réseau Eaux Pluviales
	Gouttière
	Réseau électrique
	Alimentation puits

Bâtiments	
B11 : Aire paillée avec marche autonettoyante (6 x 10 places)	25 GO + 30 G1

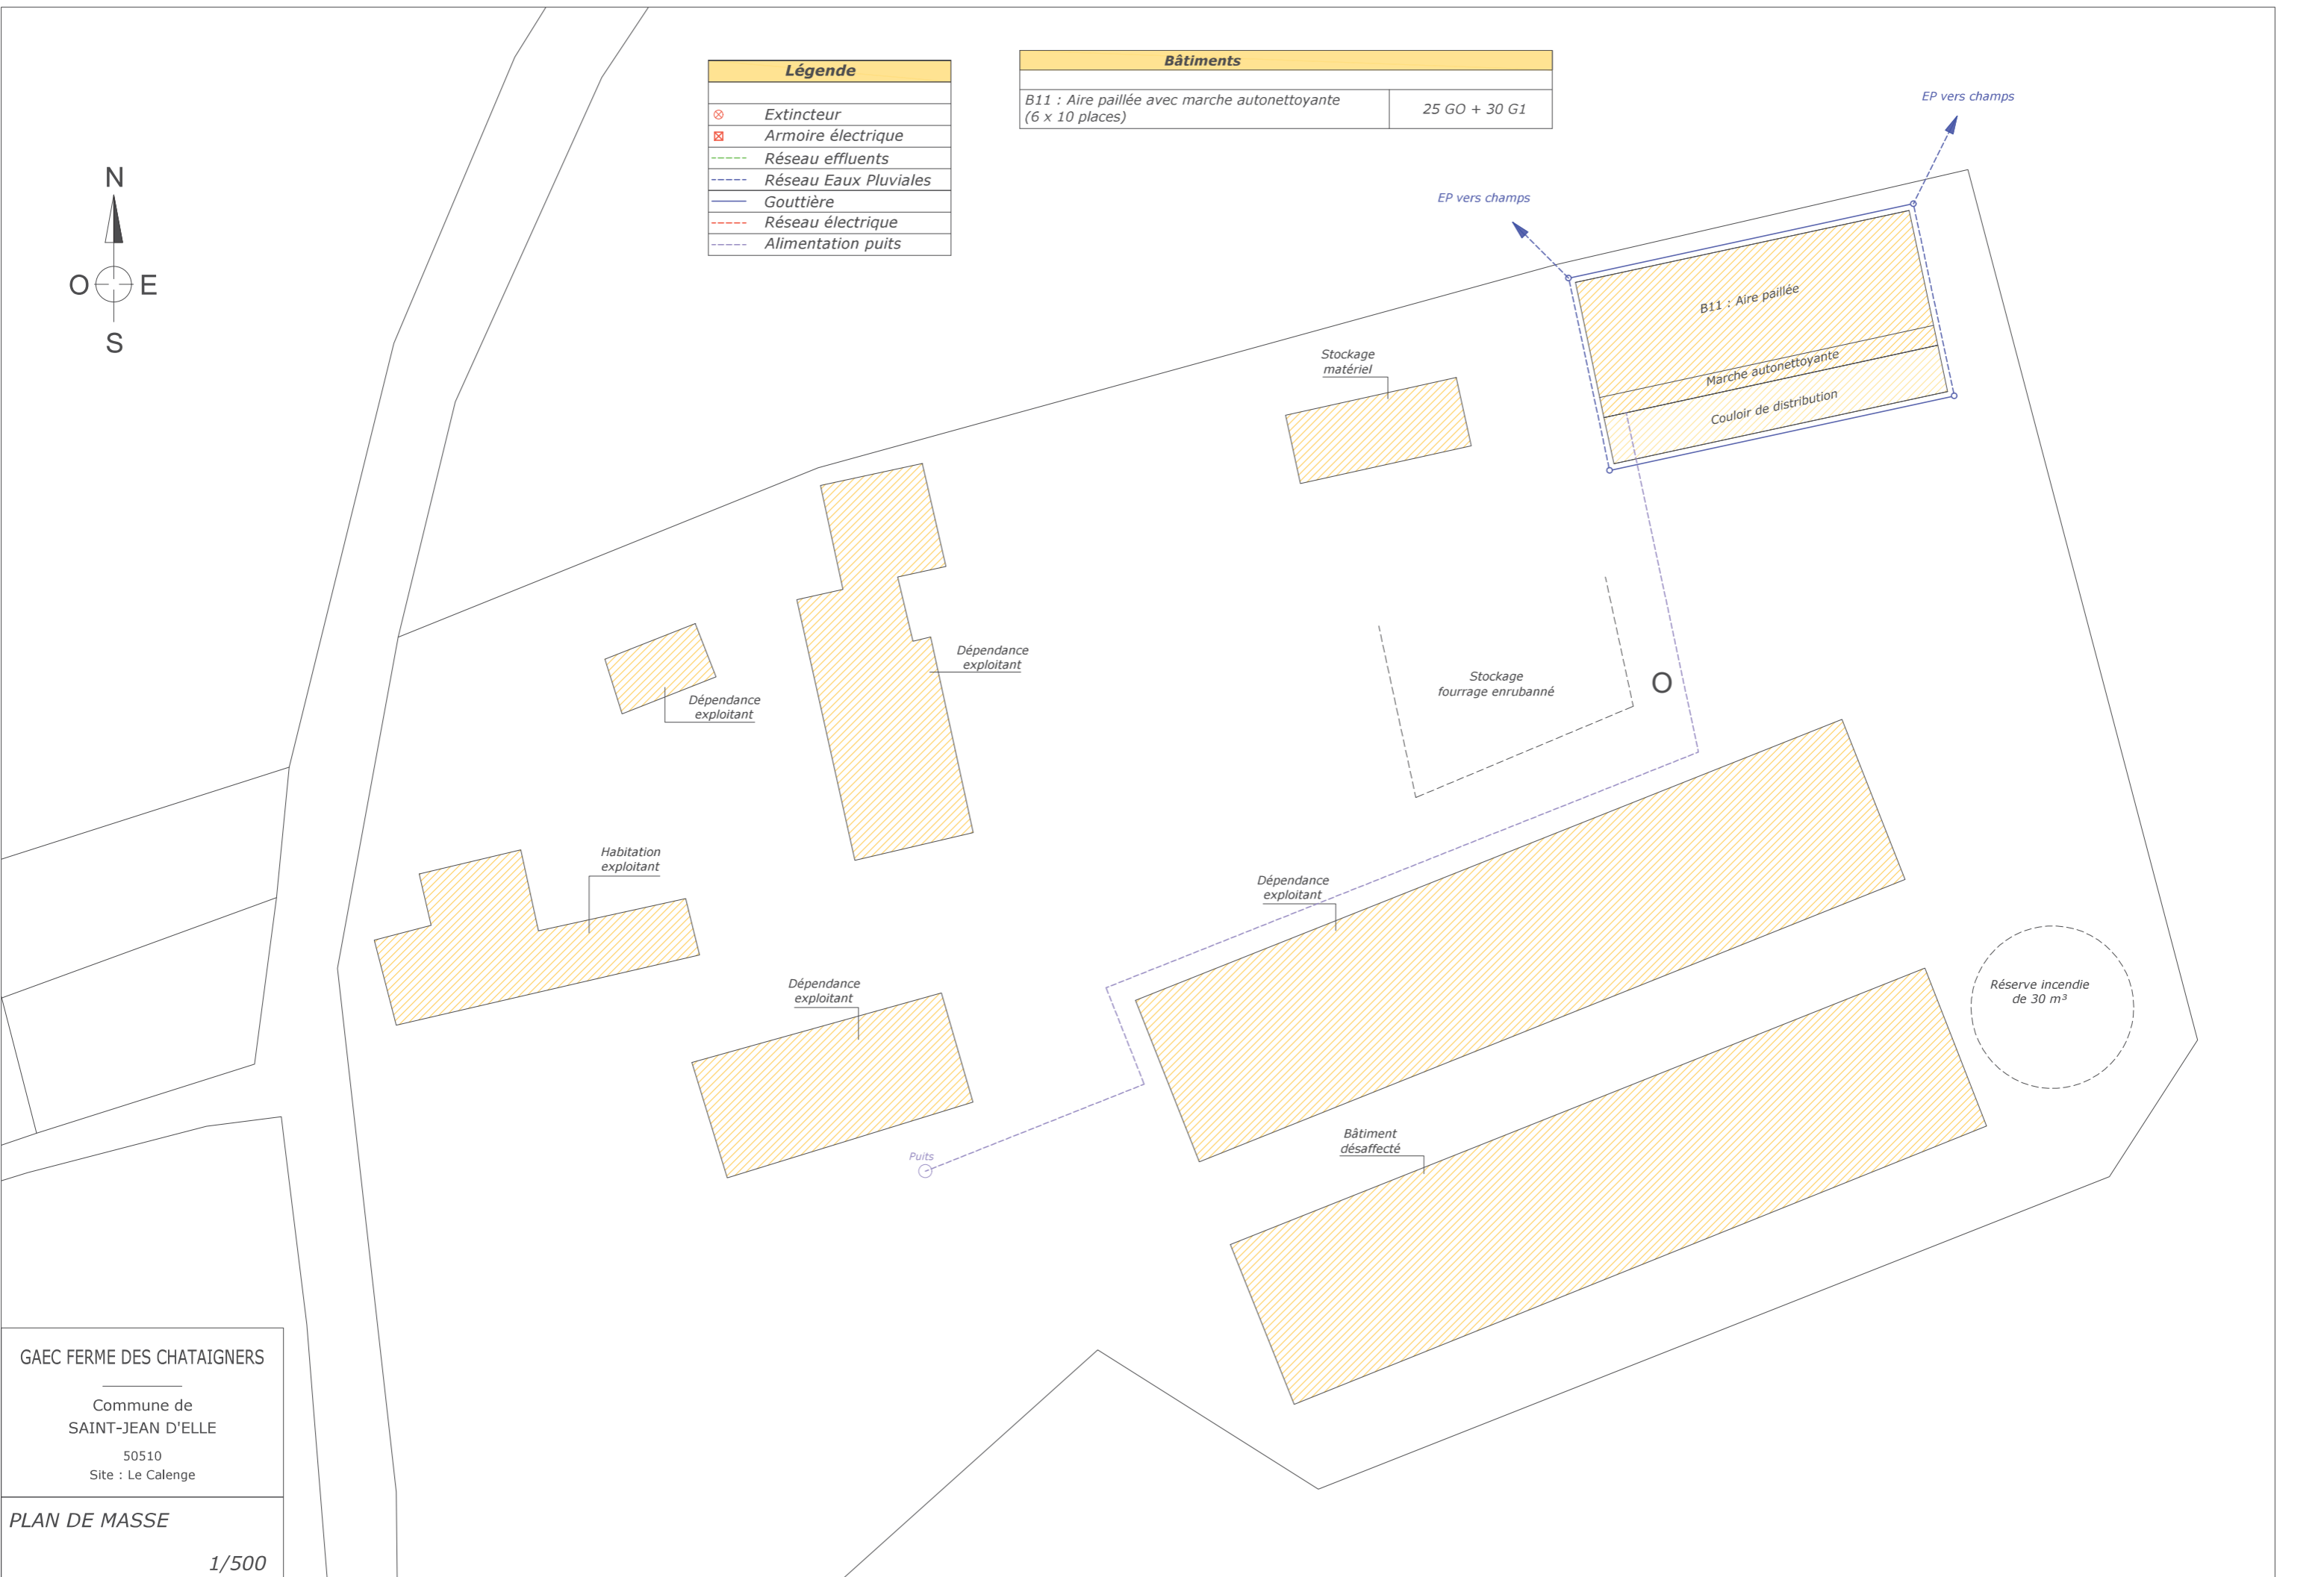

GAEC FERME DES CHATAIGNERS  
 Commune de SAINT-JEAN D'ELLE  
 50510  
 Site : Le Calenge

PLAN DE MASSE  
 1/500